


会签专业		签 名		会签专业		签 名	
建筑				电气			
结构				暖通空调			
给排水							

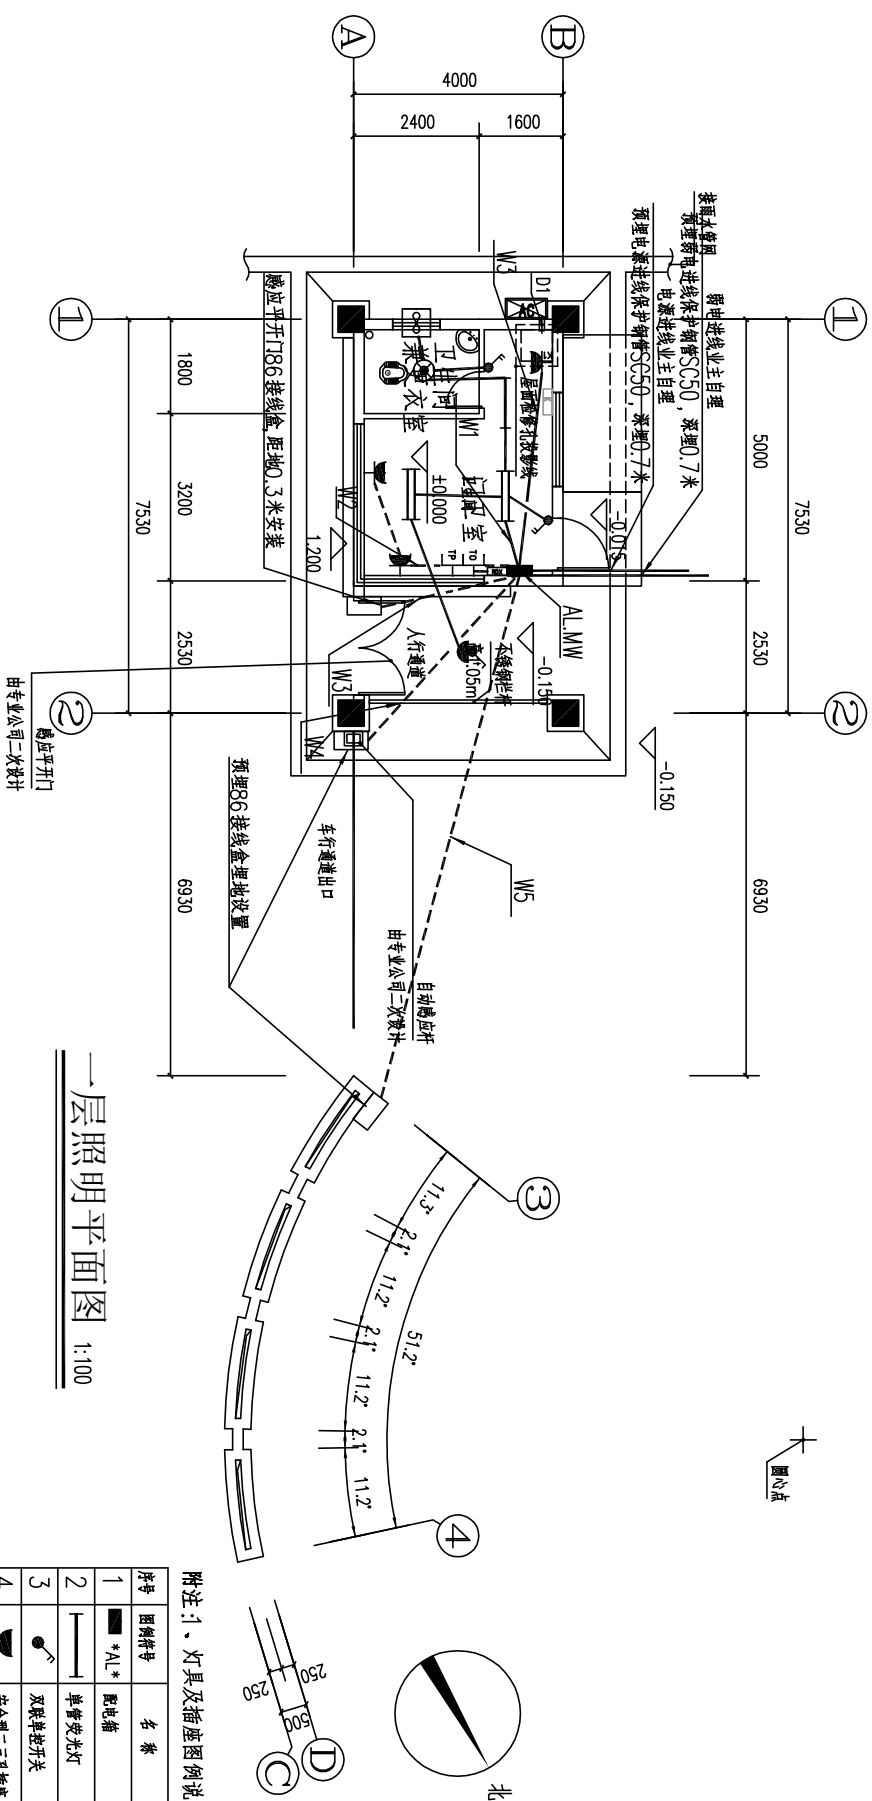


一层照明平面图 1:100

序号	图例符号	名称	型号规格	安装方式	备注	数量	单位
1	*AL*	配电器	非标	底边距离1.6米暗装	配电子镇流器	1	个
2		单管荧光灯	型号由业主自定 1x28WwFL~220V	吸顶安装		2	盏
3		双联单控开关	型号由业主自定 10A ~250V	底边距离1.4米暗装		2	个
4		安全型二三极插座	型号由业主自定 10A ~250V	底边距离0.3米暗装		2	个
5		安全型分断型三极插座	型号由业主自定 16A ~250V	底边距离0.2米暗装		1	个
6		防触电漏电灯具	型号由业主自定 1x13WwFL~220V	吸顶安装	配电子镇流器	1	盏
7		卫生间排气扇	型号由业主自定 40W~220V	排气口内安装	防水防虫型	1	个
8		双管荧光灯	型号由业主自定 2x28WwFL~220V	吸顶安装	配电子镇流器	2	盏
9		自锁带开关吸顶灯	型号由业主自定 1x12WwLED~220V	吸顶安装	配高效启动电源	1	盏
10		弱电箱	型号由业主自定	底边距离0.5米暗装		1	个
11		电话插座	型号由业主自定	底边距离0.3米暗装		1	个
12		网络插座	型号由业主自定	底边距离0.3米暗装		1	个


附注:1. 灯具及插座图例说明:

2、平面中未作标注的普通照明线路导线根数均为3根。

3、平面图中各回路导线型号规格及敷设方式详照明配电系统图。

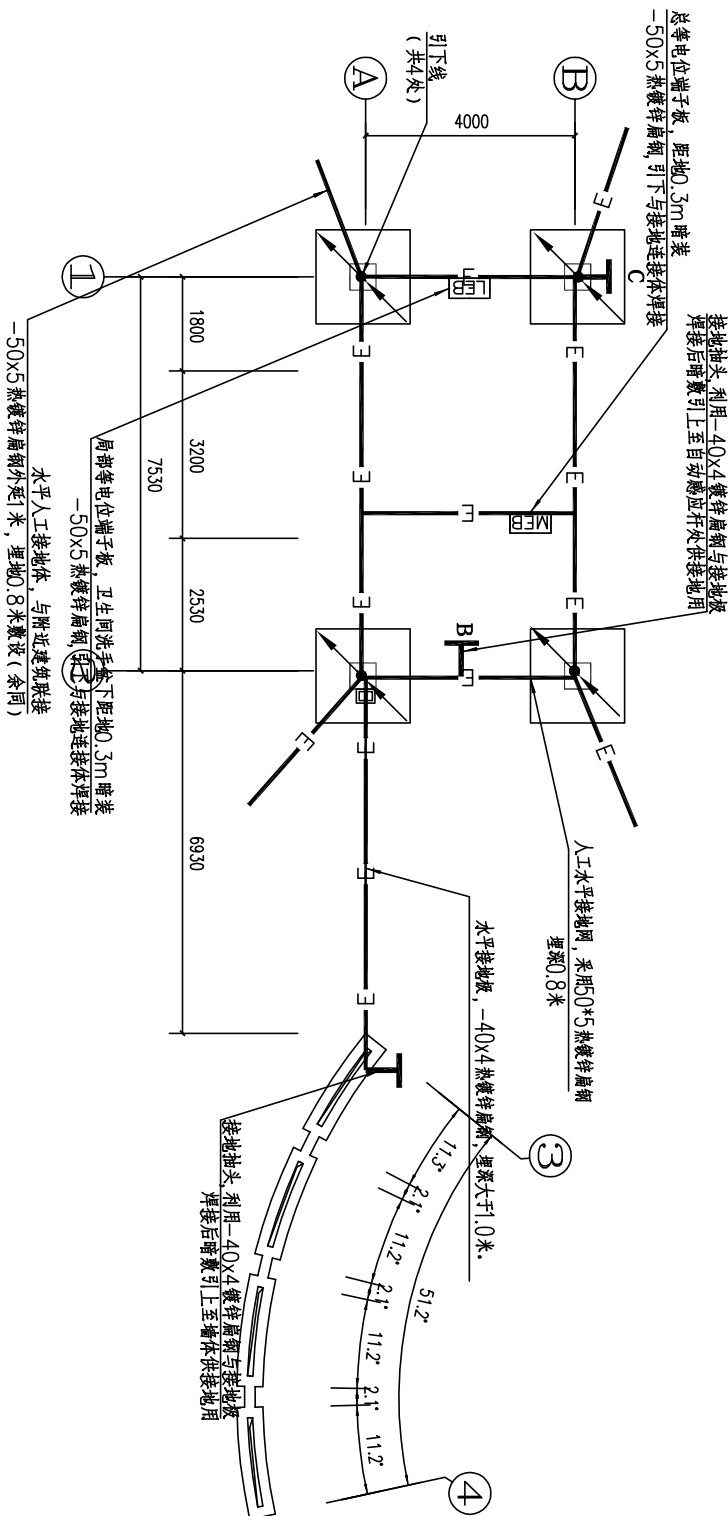


基础接地装置平面图 1:150

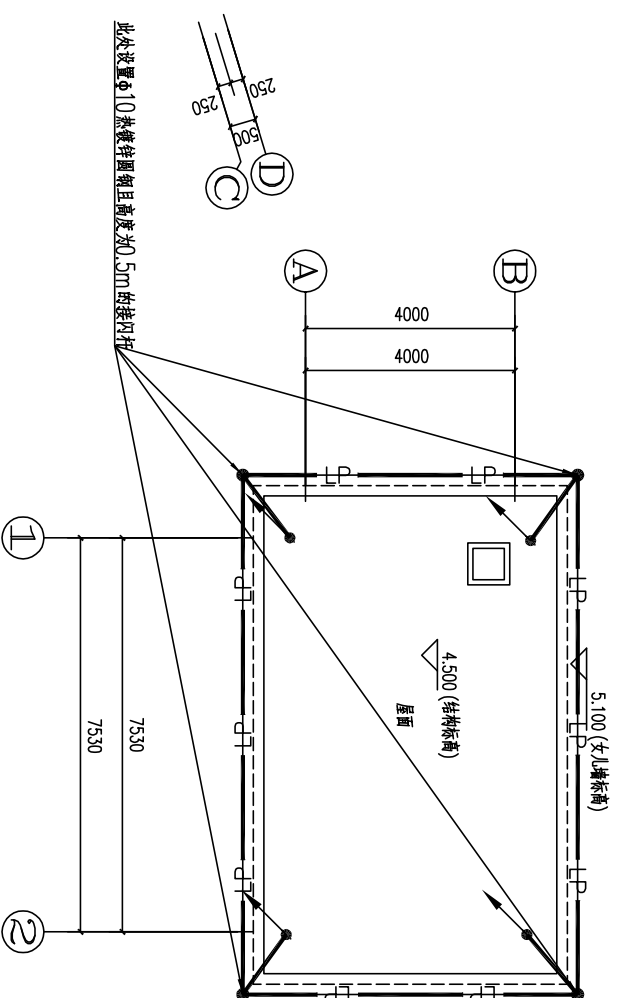

屋顶层防雷平面图
1:150

合作单位

<div style="text-align: right;">  华 蓝 设 计 (集团)有限公司 Huasun Design & Consulting Group </div>					
工程设计证书：甲级A15002842					
设计总负责人		周敏			
注册师		。			
设计项目负责人		。			
制图人		莫楚英			
设计人		梁肇			
专业负责人		马龙标			
校核人		马龙标			
审核人		黎小亮			
审定人					
建设单位					
广西工商技师学院					
项目名称(子项名称)					
广西工商技师学院南大门及牌坊(南门)					
图名一层照明平面图					
基础接地装置平面图					
屋顶层防雷平面图					
设计号	设计阶段				
JJ2191332	施工图				
专业	日期				
电气	2019.10				
版本号					
V1					
图号					
A-02					